



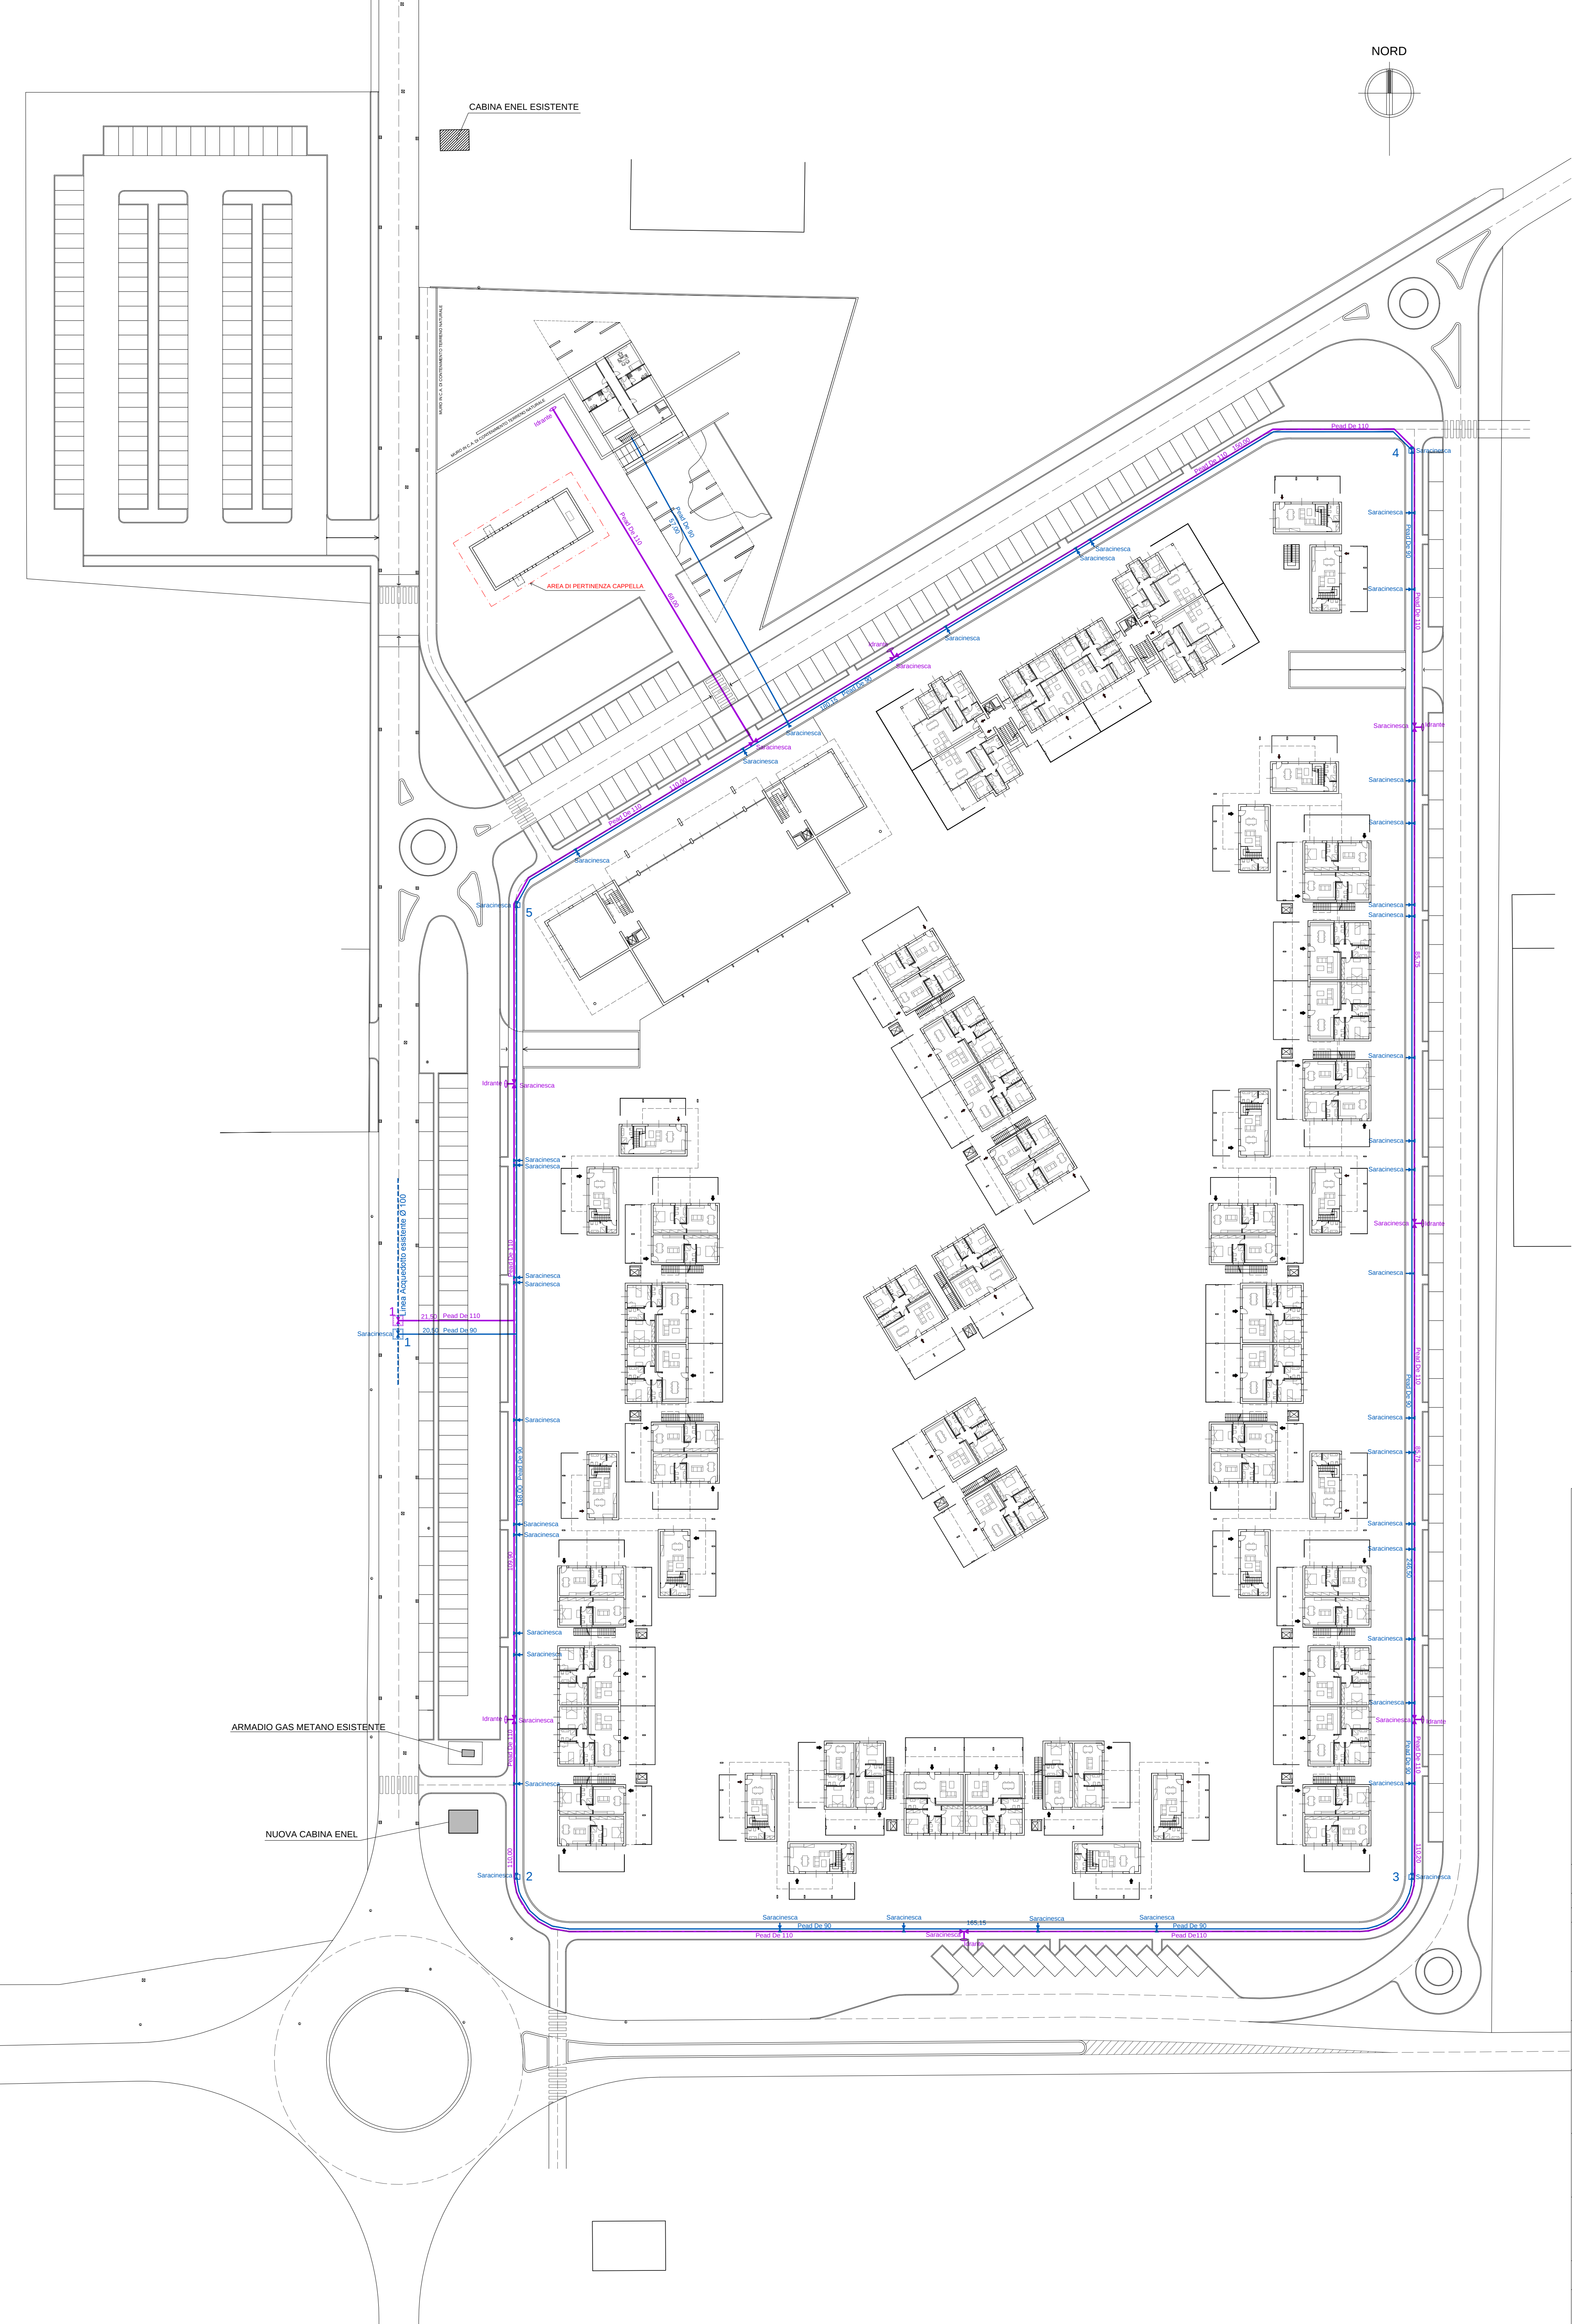

SEZIONE TIPO SU STRADA E PISTA

scala 1:10

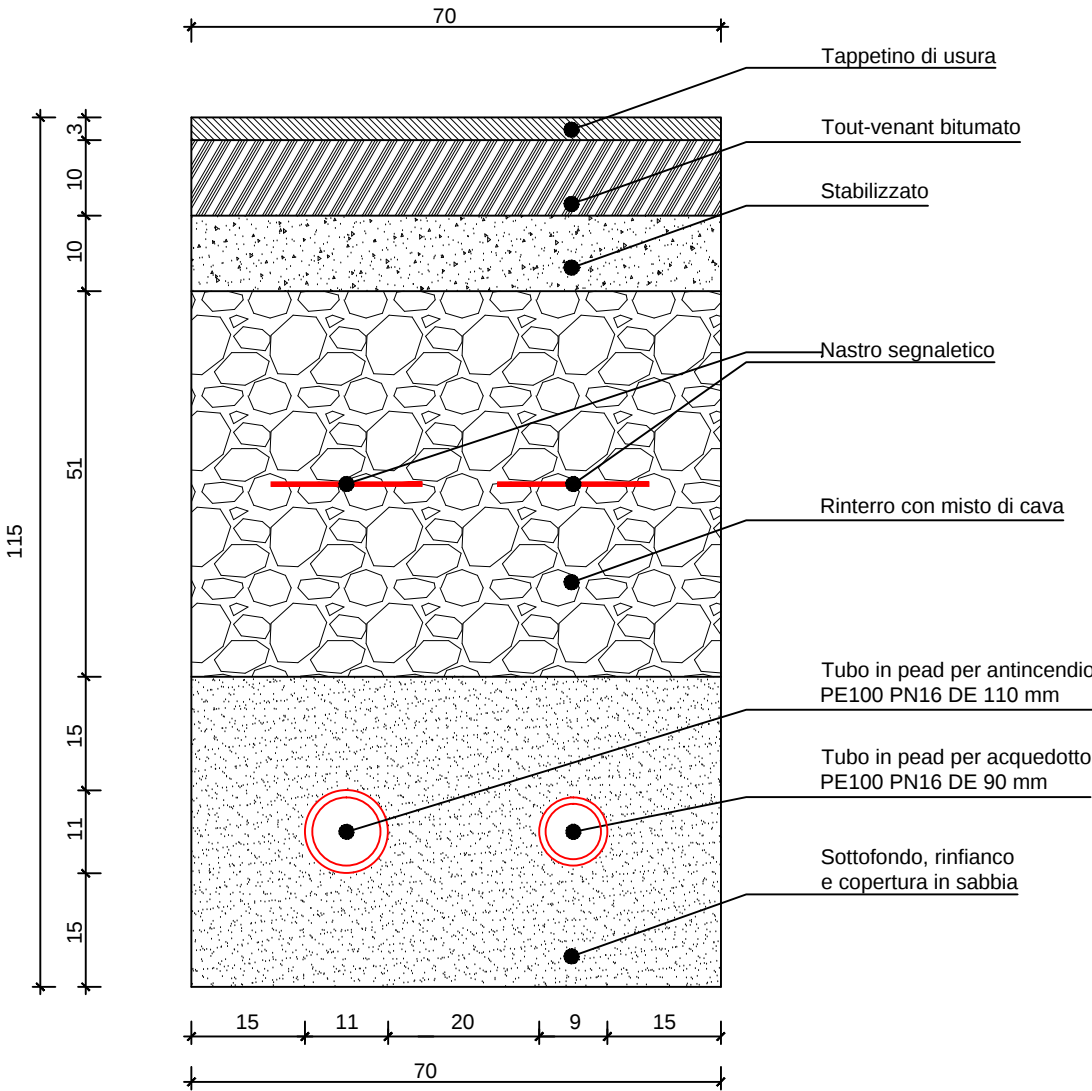

LEGENDA:

LINEA ANTINCENDIO:

- TUBO IN PEAD PN16 DE 110 mm
- IDRANTE SOTTOSUOLO DN 100 mm
- SARACINESCA DN 100 mm IN POZZETTO PREFABBRICATO 50x50 cm
- POZZETTO PREFABBRICATO 100x100 cm

LINEA ACQUEDOTTO:

- TUBO IN PEAD PN16 DE 90 mm
- SARACINESCA DN 80 mm IN POZZETTO PREFABBRICATO 50x50 cm
- POZZETTO PREFABBRICATO 100x100 - 50x50 cm

IL COMMITTENTE:

IL PROGETTISTA:

IL DIRETTORE DEI LAVORI:

L'IMPRESA:

1	29.05.2013	2	30.09.2013	3		4		5	
---	------------	---	------------	---	--	---	--	---	--

AGGIORNAMENTI

Architetto Giuseppe Girardi Geometra Walter Mengotti	gm studio	Progettazione Architettonica Consulenza Tecnica
20872 Cornate d'Adda (MB) - Frazione Colnago - Via Castello, 5C Tel.: 039-6820393 - Fax: 039-6820365 - E-mail: gmstudioarch@libero.it		

CLIENTE:	ABELIA S.r.l.			
INCARICO:	AMBITO DI TRASFORMAZIONE 3 - BURAGO OPERE PUBBLICHE			
OGGETTO:	PLANIMETRIA GENERALE RETE IDRICA ACQUEDOTTO E ANTINCENDIO PROGETTO PRELIMINARE			
DISEGNATORE:	INCARICO:	SCALA:	DATA:	TAVOLA NR.:
ART		1 : 500	19.04.2013	017/2 - PA